




 INPRO - sdružení inženýrská a projektová kancelář Zahradní 30, 326 00 Plzeň tel./fax.: 377443528 e-mail: inpro@volny.cz		Investor :	
		GasNet, s.r.o., Klíšská 940, 401 17 Ústí nad Labem	
Název stavby :		Reko MS Dolní Maxov č.p. 2	
Číslo zakázky :		Číslo stavby: 7700100142	
Obsah :		DOPRAVNĚ INŽENÝRSKÉ OPATŘENÍ	
Stupeň	DPS	Místo stavby :	číslo výřezu
Formát		Projektant :	P.B/6
Datum	03/2018	Vypracoval :	číslo kopie
Číslo zakázky	018/16	Ing. Jaroslav Jindra, Ivana Chmeličková, Jindřich Paleček	3
Měřítko			

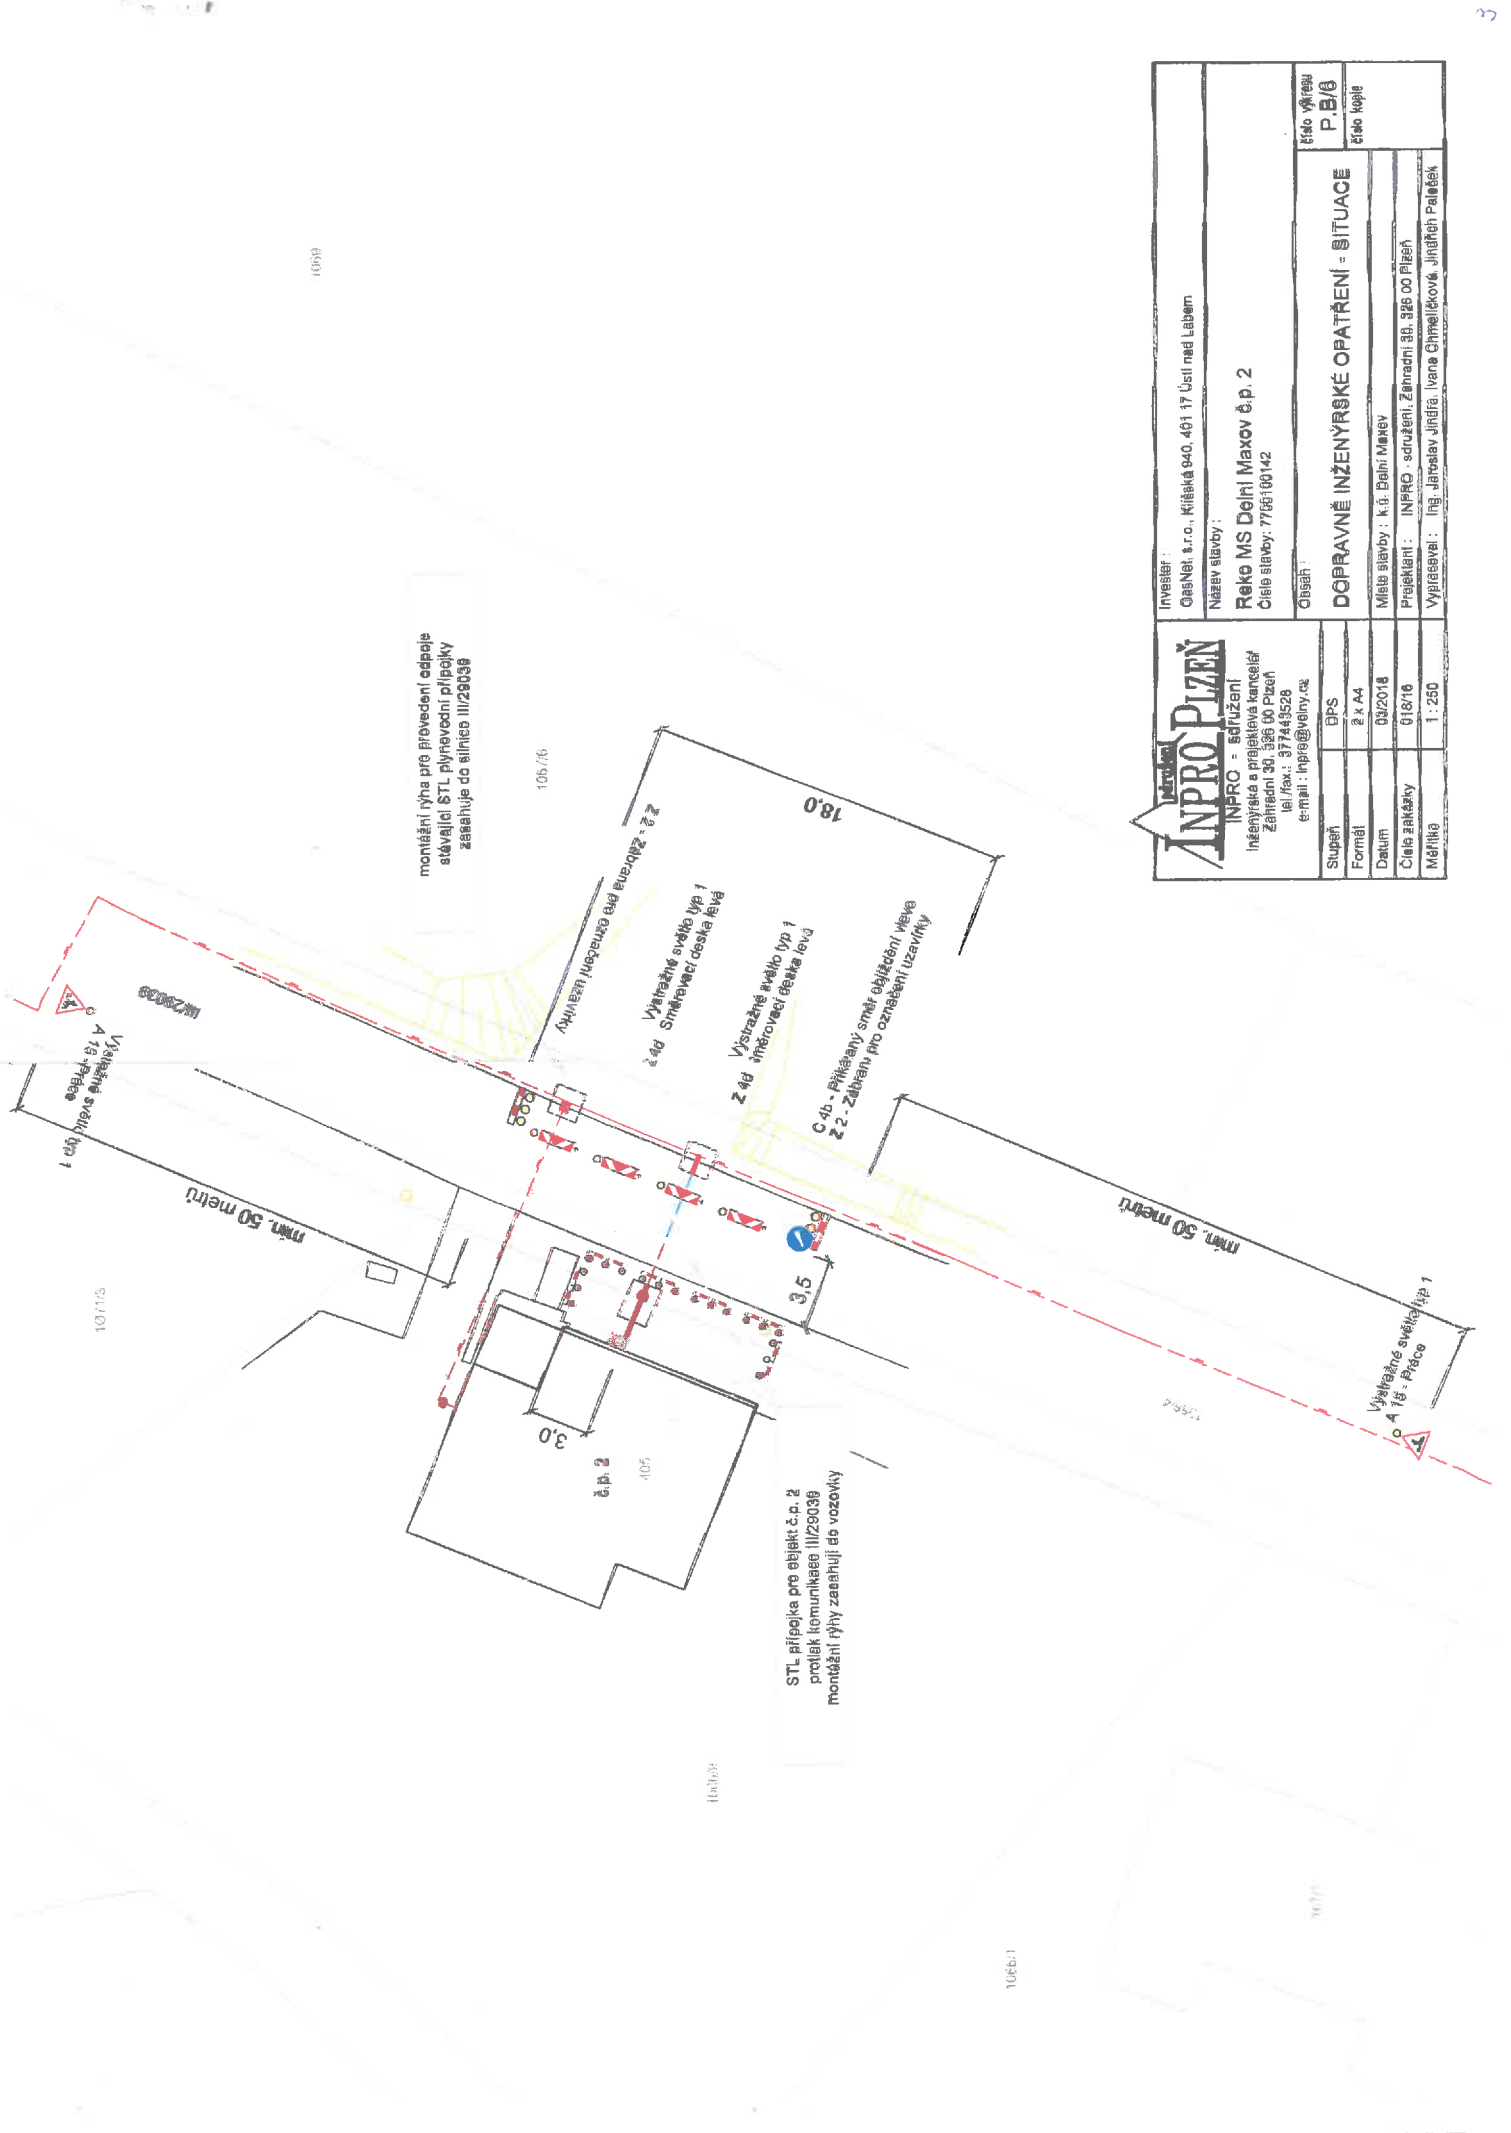

montážní rýha pro provedení odpoje stávající STL plynevodní přípojky zasahuje do silnice III/29039

STL přípojka pro objekt č.p. 2 protlak komunikace III/29039 montážní rýhy zasahuje do vozovky

INVESTOR OseNeh, s.r.o., Klášská 940, 461 17 Ústí nad Labem		INPRO PÍZEŇ INPRO - inženýring Inženýrská a projektová kancelář Záhradní 30, 326 00 Pízeň IČO/ŘAČ: 377443528 e-mail: inpro@velny.cz	číslo výřezu P. B/0
NÁZEV SLAVBY Reko MS Dolní Maxov č.p. 2 číslo stavby: 7766100142			číslo kóje
Obsah: DOPRAVNĚ INŽENÝRSKÉ OPATŘENÍ - SITUACE		Místo stavby: k.ú. Dolní Maxov	Projektant: INPRO, sdružení, Záhradní 30, 326 00 Pízeň
Suplaň EPS	Formát 2 x A4	Datum 02/2018	Vypracoval: Ing. Jaroslav Jindra, Ivana Chmelíčková, Jindřich Poláček
Číslo zakázky 018/16	Měřítko 1:250		